



Условные обозначения:

 - граница зоны планируемого размещения линейного объекта

						ЕЭС-59.ПП20-07.Р.00.00-ППТ.2			
						Реконструкция линии электропередачи 6 кВ (Ш0005-Ш16114, Ш0022- Ш16111, Ш0006- Ш0207, Ш0025- Ш0102)			
Изм	Кол. уч.	Лист	№ док.	Подпись	Дата	Проект планировки территории	Стадия	Лист	Листов
Разработал				Грусак Н.М.	12.2020		П	1	4
Проверил				Мороз А.Е.	12.2020				
Нач. отдела				Грусак Н.М.	12.2020				
Н. контр.				Мороз А.Е.	12.2020	Схема расположения элементов планировочной структуры (М 1:10000)	ООО "СибГК"		

Копировал

Формат А3

Согласовано:

Взам. инв. №

Полить и дата

Инв. № подл.


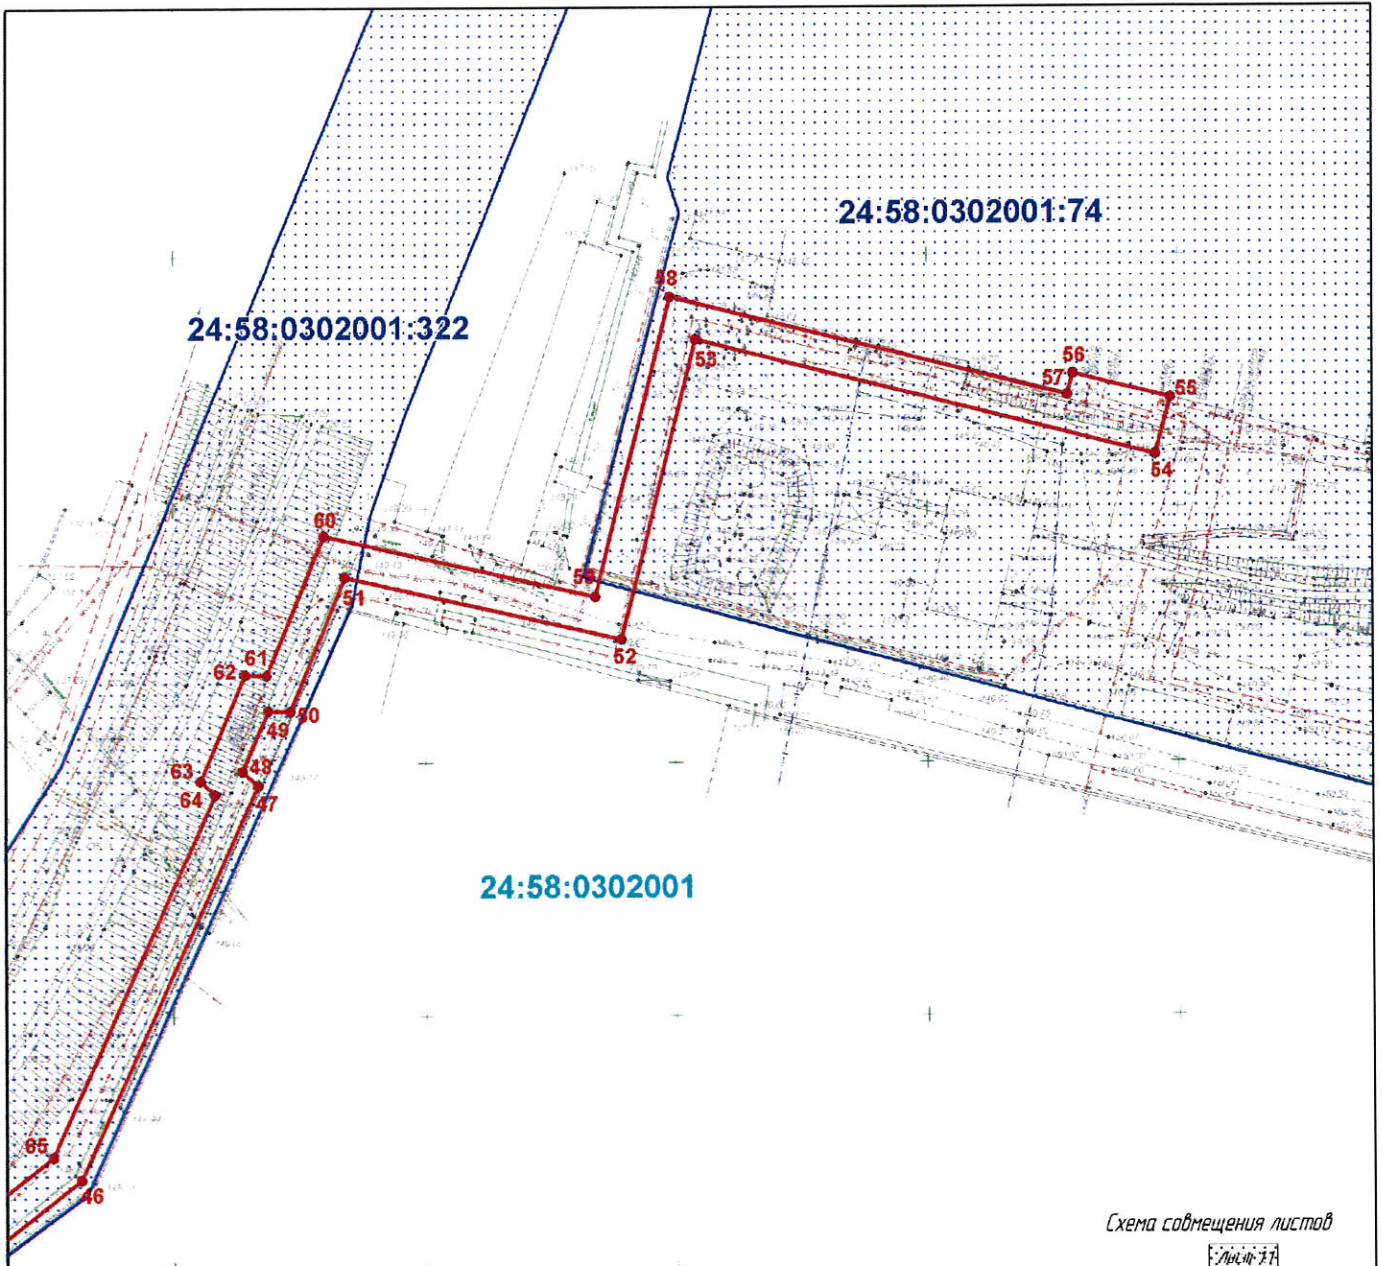


Схема совмещения листов

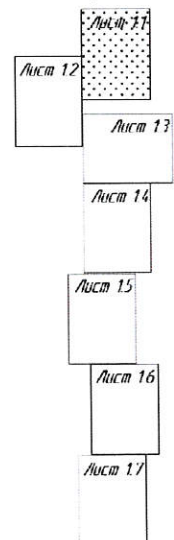

Условные обозначения:

- 8 - границы элементов планировочной структуры кварталов, номер квартала
- 60 - граница публичного сервитута, подлежащая установлению в соответствии с законодательством РФ, характерная точка границы, надписи и номер характерных точек границы
- 24:58:0302001 - границы кадастровых кварталов по сведениям ЕГРН, номер квартала расположения границы публичного сервитута, подлежащей установлению в соответствии с законодательством РФ
- 24:58:0302001:74 - границы существующих земельных участков по сведениям ЕГРН, кадастровый номер земельного участка, расположенного в границах публичного сервитута, подлежащих установлению в соответствии с законодательством РФ

Согласовано:



Взам. инв. №	
Подпись и дата	
Инв. № подл.	

ЕЭС-59.ПП20-07.Р.00.00-ПМТ.1					
Реконструкция линии электропередачи 6 кВ (Ш0005-Ш16114, Ш0022- Ш16111, Ш0006- Ш0207, Ш0025- Ш0102)					
Изм.	Кол. у.	Листы	№ докум.	Разраб.	Дата
1		1	1	Мороз А.С.	12.2020
2		1	1	Мороз А.С.	12.2020
3		1	1	Мороз А.С.	12.2020
4		1	1	Мороз А.С.	12.2020
Проект межевания территории					
Чертеж межевания территории (М 1:1000)					
			Стадия	Лист	Листов
			П	11	1
ООО "СибГК"					

Косинцев А.В.

Чертеж А3

Схема совмещения листов

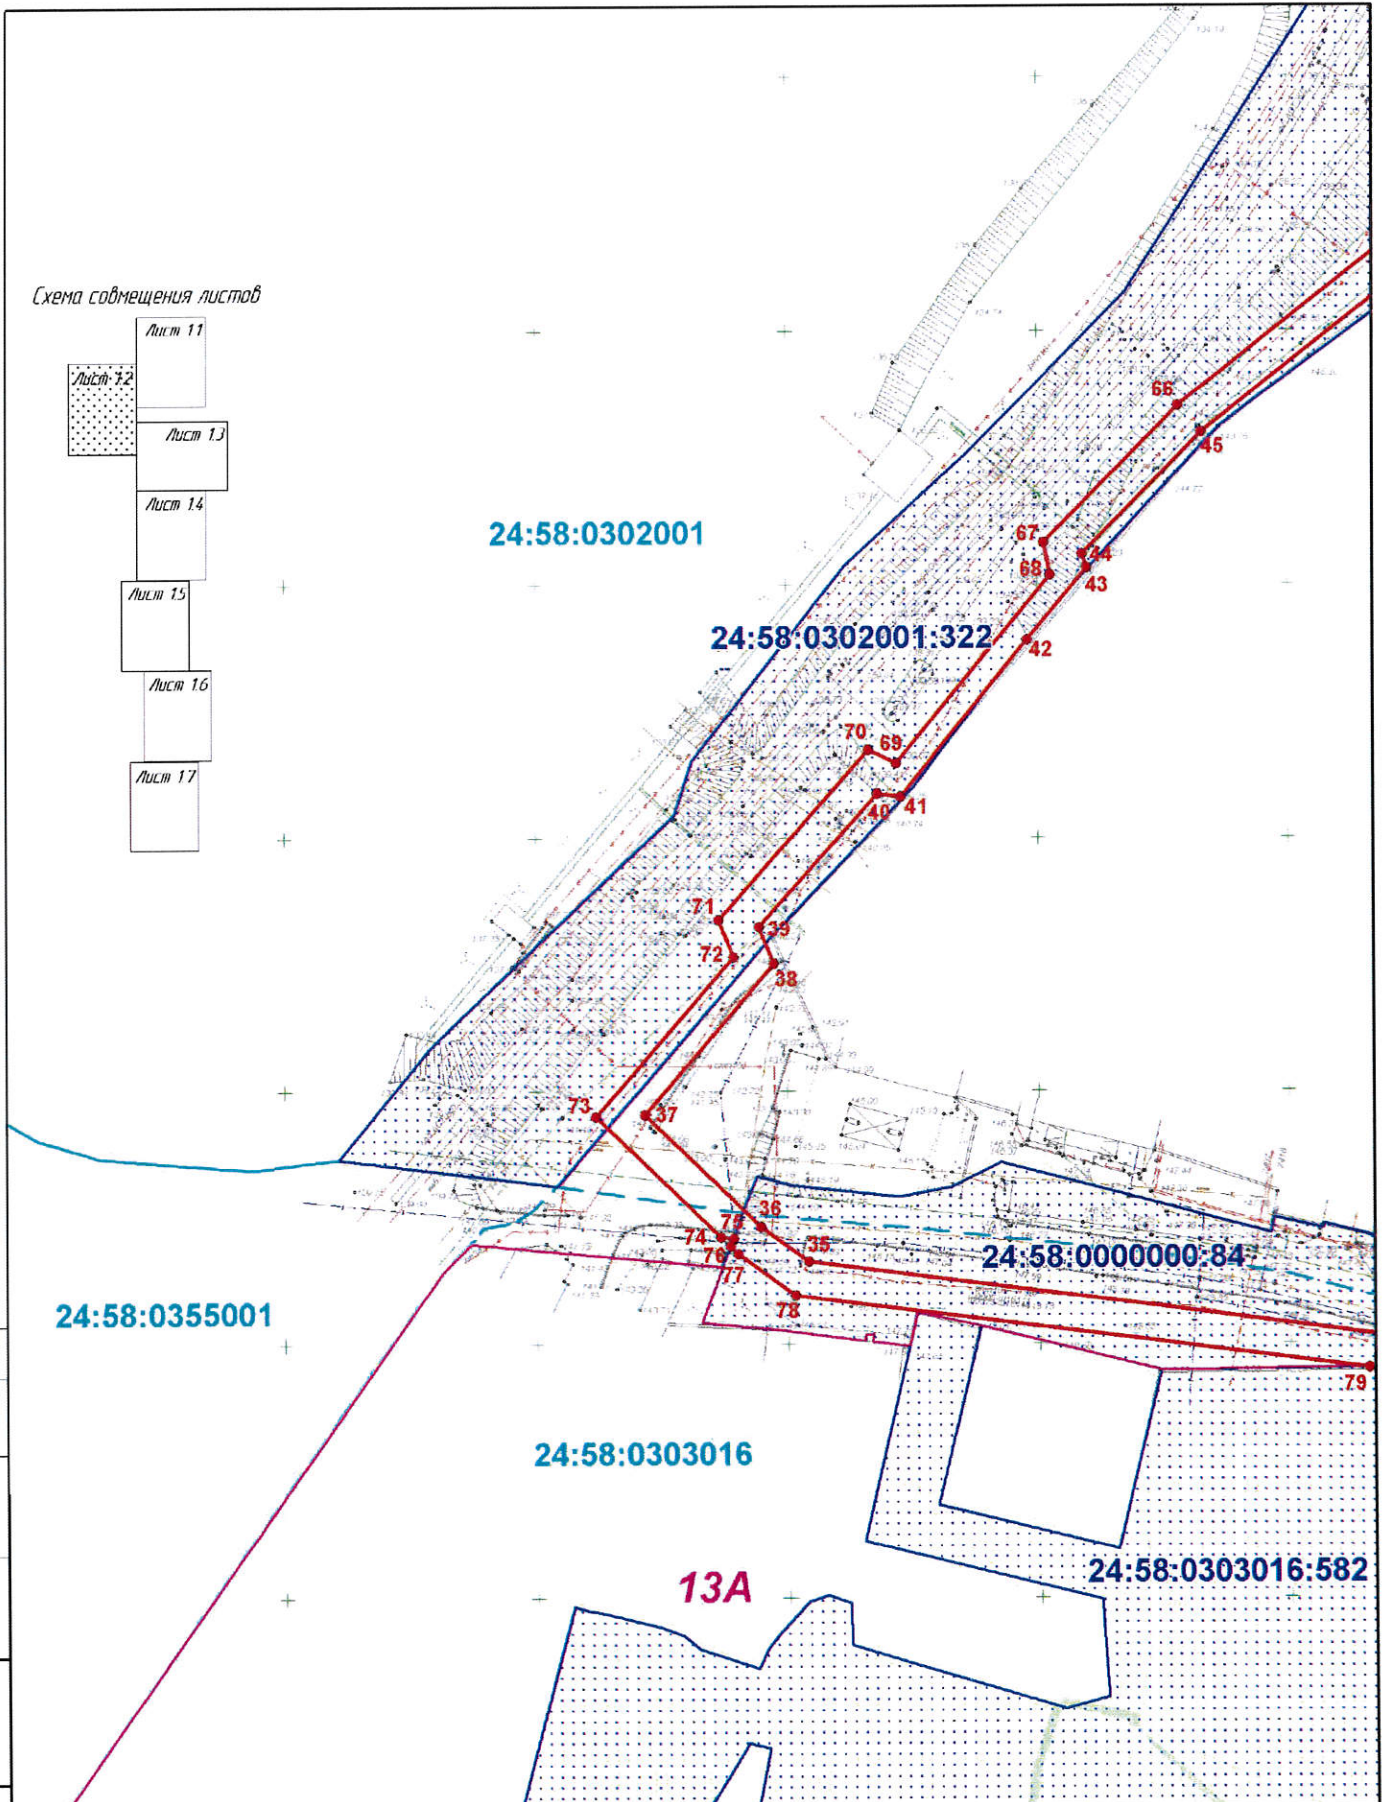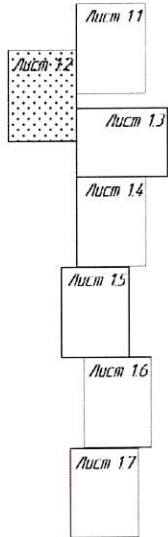

24:58:0355001

24:58:0302001

24:58:0302001:322

24:58:0303016

24:58:0000000:84

24:58:0303016:582

13A

Согласована:	
--------------	--

Взам. инв. №	
Подпись и дата	
Инв. № подл.	

Изм.	Кол. л.	Листы	№ док.	Подпись	Дата
1					12.2020
2					12.2020
3					12.2020
4					12.2020

ЕЭС-59.ПП20-07.P.00.00-ПМТ 1

Реконструкция линии электропередачи 6 кВ
(Ш0005-Ш16114, Ш0022- Ш16111, Ш0006- Ш0207, Ш0025- Ш0102)

Проект межевания территории

Стадия	Лист	Листов
П	12	1

Чертеж межевания территории
(М 1:1000)

ООО "СибГК"

Косинская

Воронин А.Э.


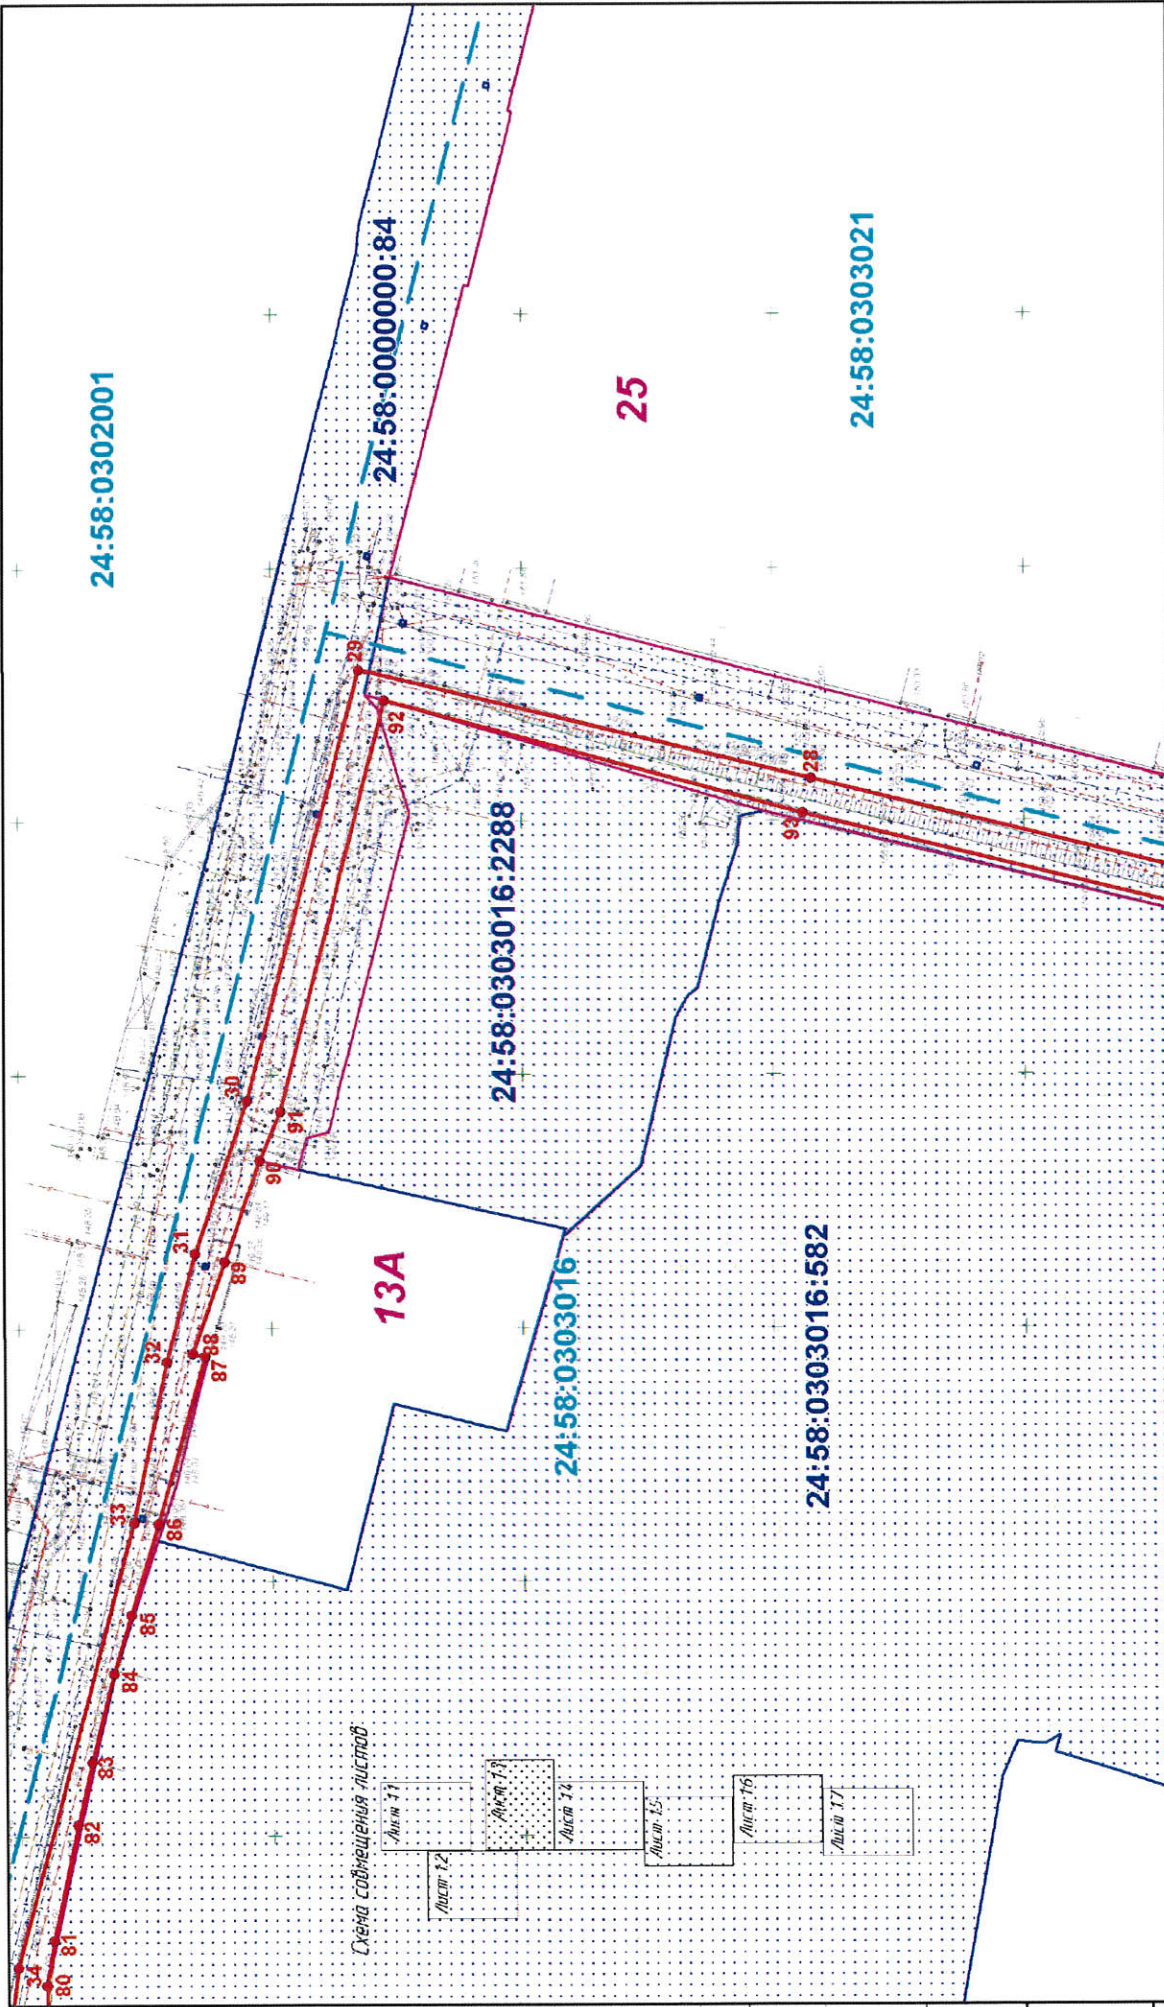


Схема размещения листов

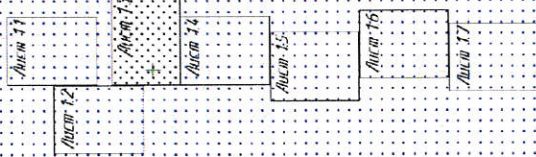

Инв. № подл.	Подпись и дата	Взят инв. №	Лист
			Листов

ЕЭС-59.ПП20-07Р.00.00-ПМТ.1			
Реконструкция линии электропередачи 6 кВ (Ш0005-Ш16114, Ш0022-Ш16111, Ш0006-Ш0207, Ш0025-Ш0102)			
Проект межевания территории			
Чертеж межевания территории (ИТ-1-01/01)			
Имя	Код СУ	И/С/Б	Лист
			Листов
Разработчик	№ док.	Дата	
М.П. ООО "СибГК"	07.01.2020	07.01.2020	
И.П. М.П.			
М.П. ООО "СибГК"			
М.П. ООО "СибГК"			
М.П. ООО "СибГК"			


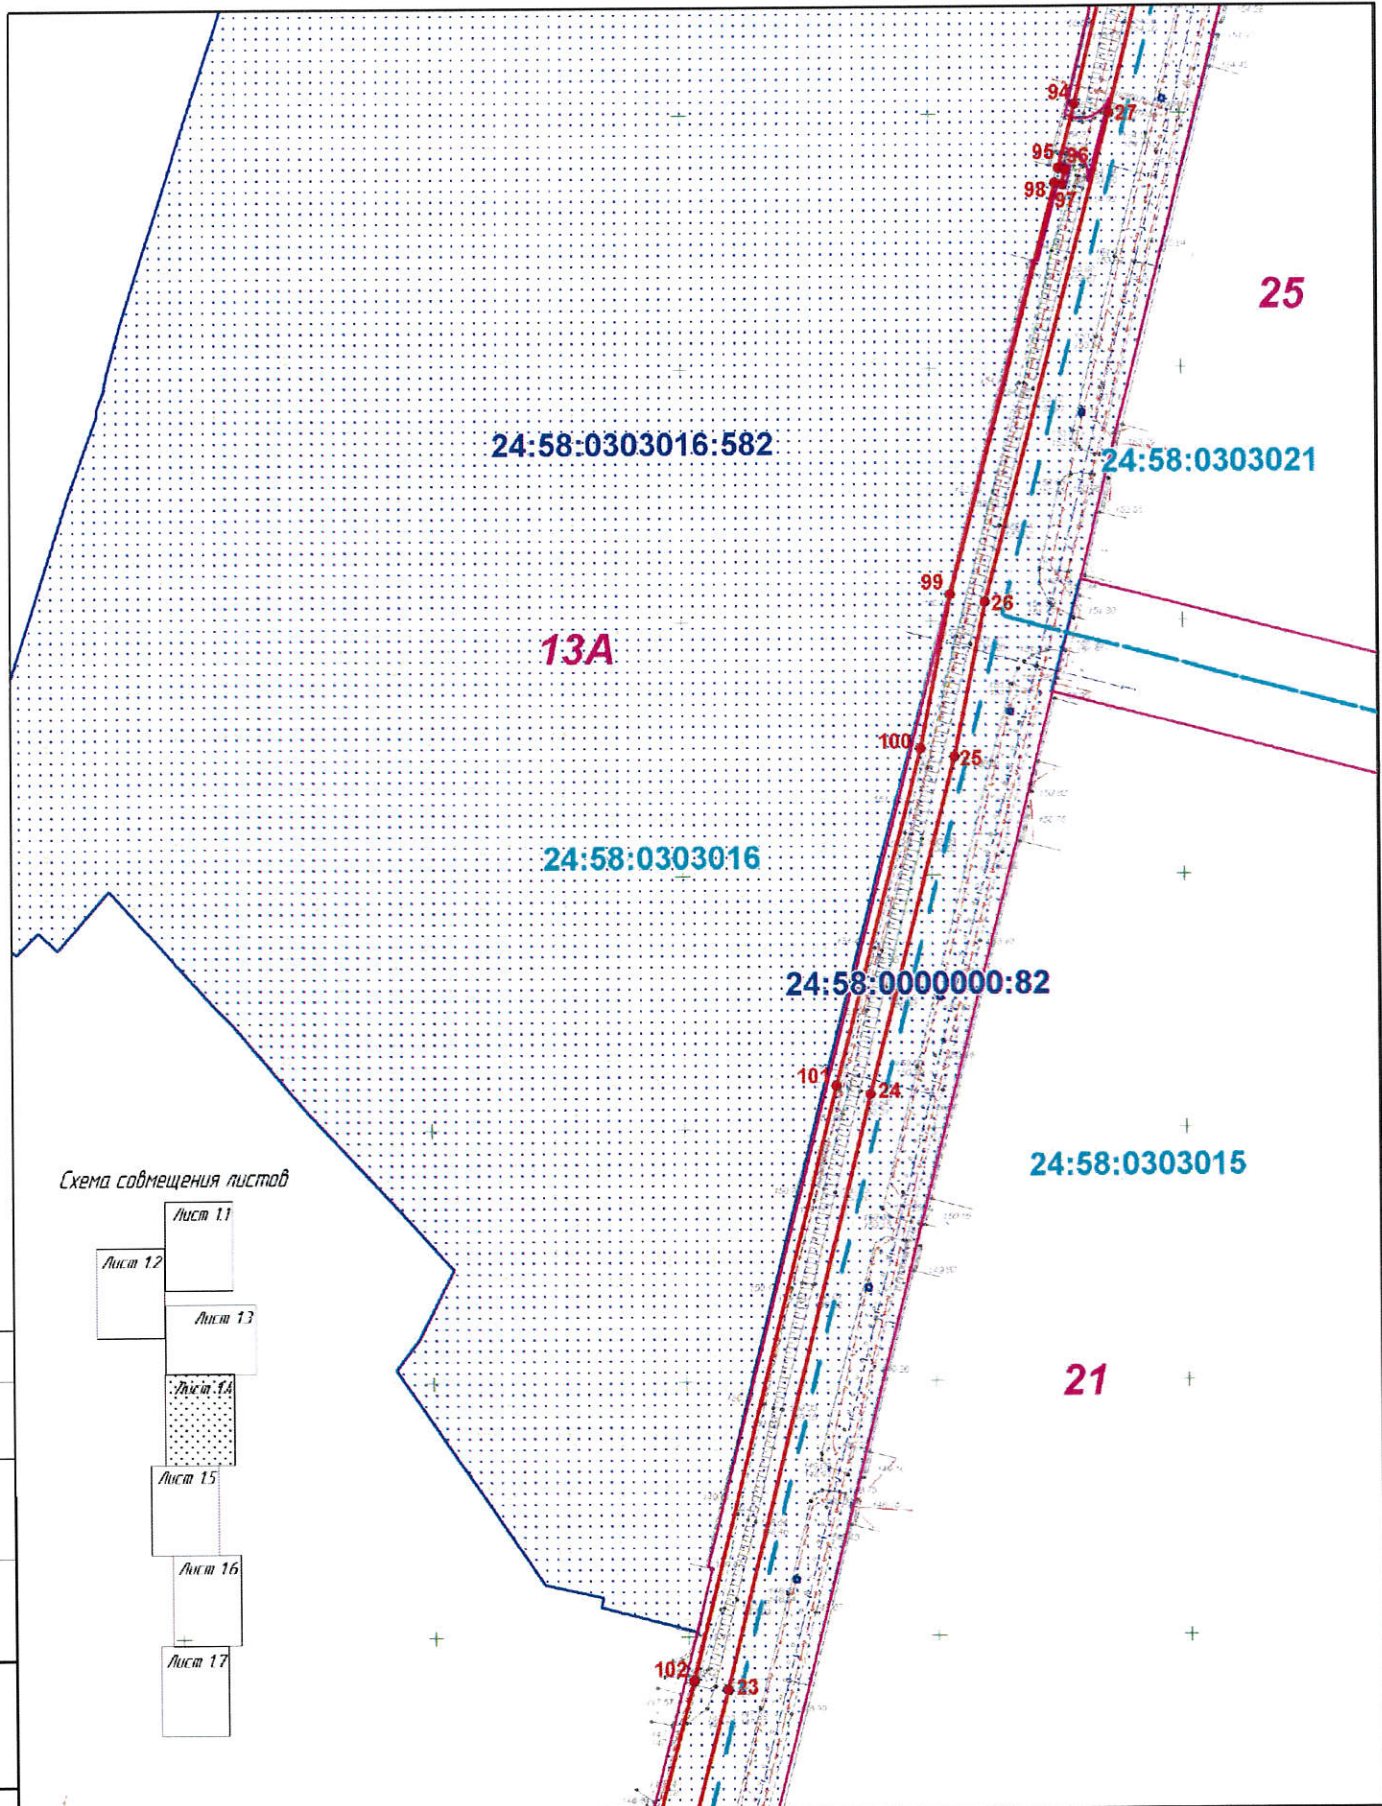


Схема совмещения листов

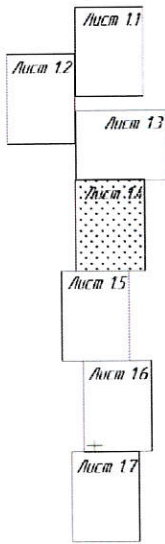

Согласовано:	

Взам. инв. №	
Подпись и дата	
Инв. № подл.	

Изм.	Кол. у-	Лист	№ док.	Подпись	Дата
Разработчик		Трусов ИМ		<i>[Signature]</i>	12.2020
Проверен		Мороз А.С.		<i>[Signature]</i>	12.2020
Нач. отдела		Трусов ИМ		<i>[Signature]</i>	12.2020
Н. контрол.		Мороз А.С.		<i>[Signature]</i>	12.2020

ЕЭС-59.ПП20-07.P.00.00-ПМТ.1			
Реконструкция линии электропередачи 6 кВ (Ш0005-Ш16114, Ш0022- Ш16111, Ш0006- Ш0207, Ш0025- Ш0102)			
Проект межевания территории	Стадия	Лист	Листов
	П	14	1
Чертеж межевания территории (М 1:1000)		ООО "СУДГК"	

Копировать

Формат А3

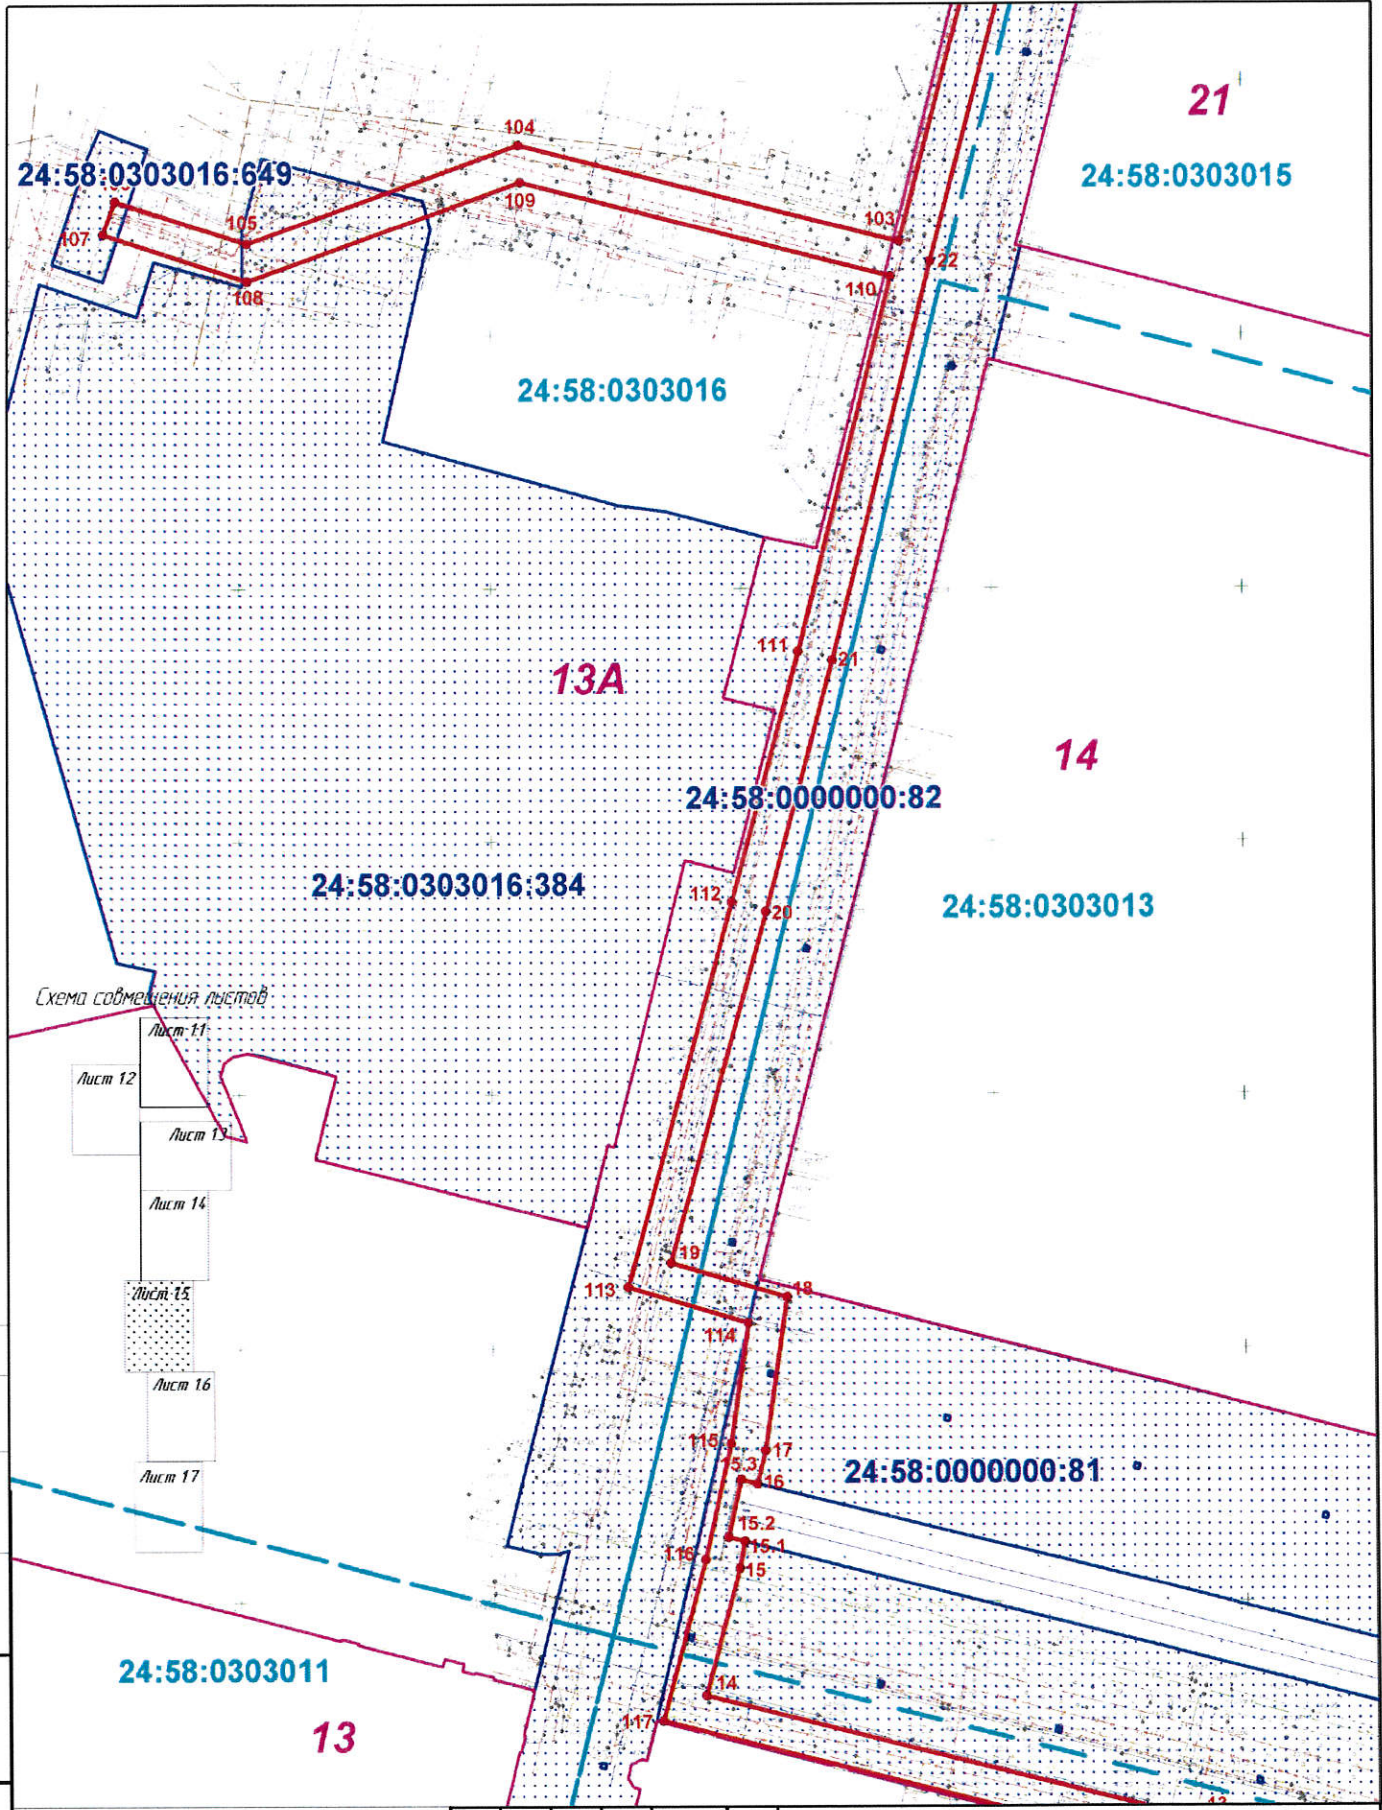


Схема обмена листов:

- Лист 11
- Лист 12
- Лист 13
- Лист 14
- Лист 15
- Лист 16
- Лист 17

Согласовано

Инд. № листа

Взам. инд. №

Подпись и дата

					ЕЕС-59.ПП20-07.Р.00.00-ПМТ.1				
					Реконструкция линии электропередачи 6 кВ (Ш0005-Ш16114, Ш0022-Ш16111, Ш0006-Ш0207, Ш0025-Ш0102)				
Изм.	Кол. уч.	Лист	№ док.	Подпись	Дата	Проект межевания территории	Стадия	Лист	Листов
Разработал		Прусах Н.И.		<i>[Signature]</i>	12.2020		П	15	1
Проверил		Нароз А.С.		<i>[Signature]</i>	12.2020				
Нач. отдела		Прусах Н.И.		<i>[Signature]</i>	12.2020				
Н. контр.		Нароз А.С.		<i>[Signature]</i>	12.2020	Чертеж межевания территории (И 1:1000)		ООО "СибГК"	

Копировал

Формат А3


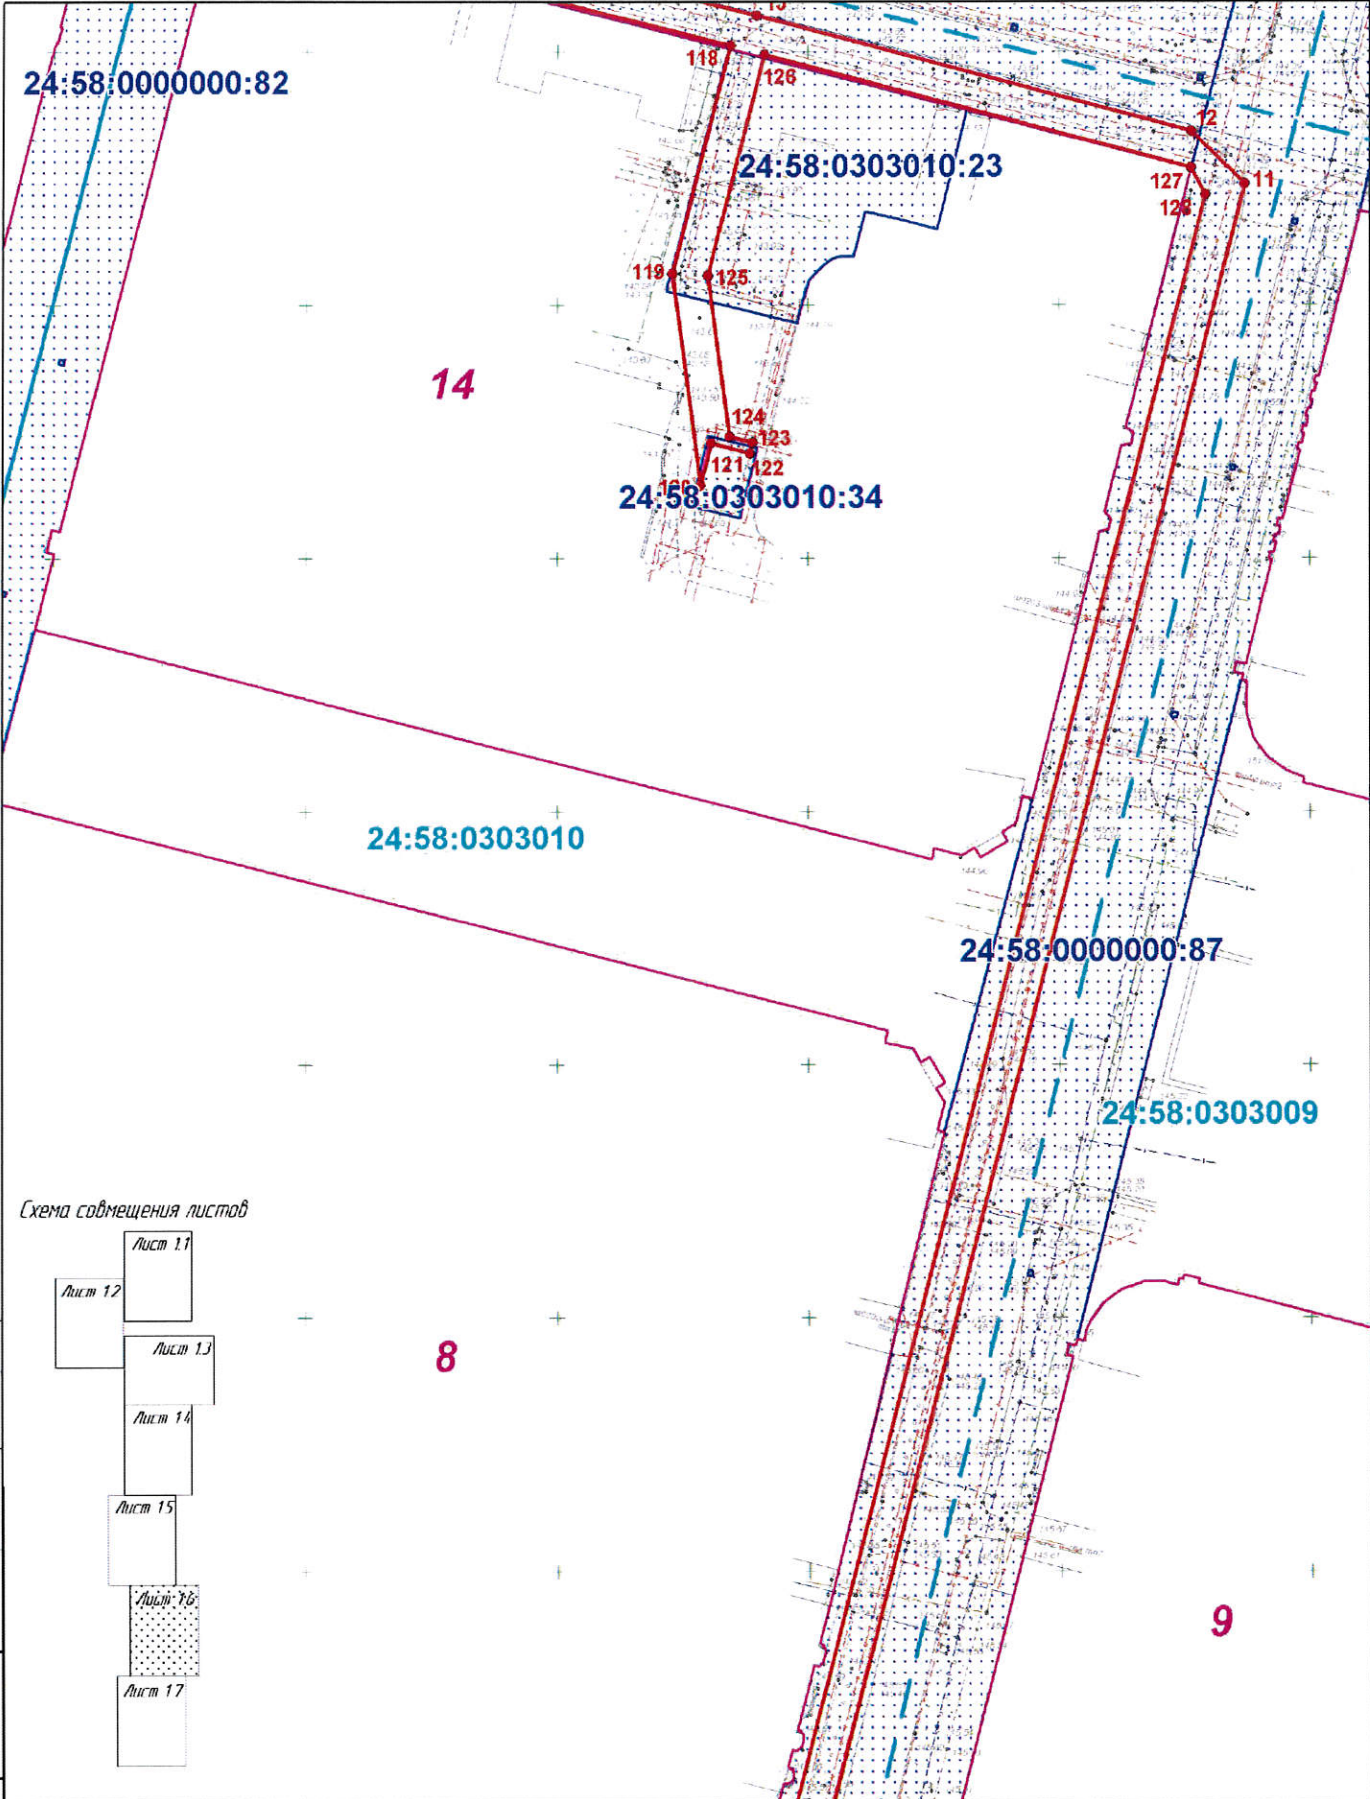


Схема совмещения листов

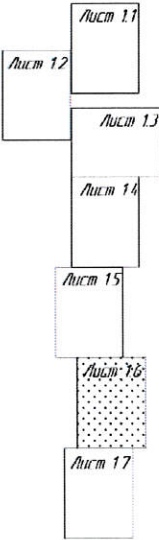

Согласовано:	
Взам. инв. №	
Подпись и дата	
Инв. № подл.	

Изм.	Кол. в-ч	Листы	№ док.	Рейтинг	Время
1	1	1	1	1	12.2020
2	1	1	1	1	12.2020
3	1	1	1	1	12.2020
4	1	1	1	1	12.2020

ЕЭС-59.ПП20-07.Р.00.00-ПМТ.1		
Реконструкция линии электропередачи 6 кВ (Ш0005-Ш16114, Ш0022- Ш16111, Ш0006- Ш0207, Ш0025- Ш0102)		
Проект межевания территории	Стадия	Лист
	П	16
Чертеж межевания территории 1:110000	Листов	
	1	
ООО "СудГК"		


24:58:0303010

24:58:0303009

7

8

Схема совмещения листов

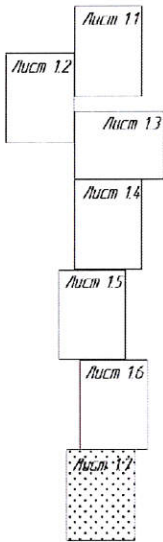

24:58:0000000:87

1

24:58:0303007

2

24:58:0303006

24:58:0303007:35

24:58:0303007:37

24:58:0303007:23

129 130

137

138

136

135

134

133

132

131

130

Согласовано

Взят инв. №

Подпись и дата

Инв. № подл.

ЕЭС-59.ПП20-07.P.00.00-ПМТ.1

Реконструкция линии электропередачи 6 кВ
(Ш0005-Ш1614, Ш0022- Ш1611, Ш0006- Ш0207, Ш0025- Ш0102)

Имя	Кол. д.	Листы	№ док.	Подпись	Дата
Григорьев ИМ				<i>[Signature]</i>	12.2020
Мороз А.С.				<i>[Signature]</i>	12.2020
Григорьев ИМ				<i>[Signature]</i>	12.2020
И. Кочетов				<i>[Signature]</i>	12.2020

Проект межевания территории

Стадия	Лист	Листов
П	17	1

Чертеж межевания территории
(М 1:1000)

ООО "СибГК"

Копировать

Формат А3